


Wewnętrzna instalacja centralnego ogrzewania

Skala 1:75

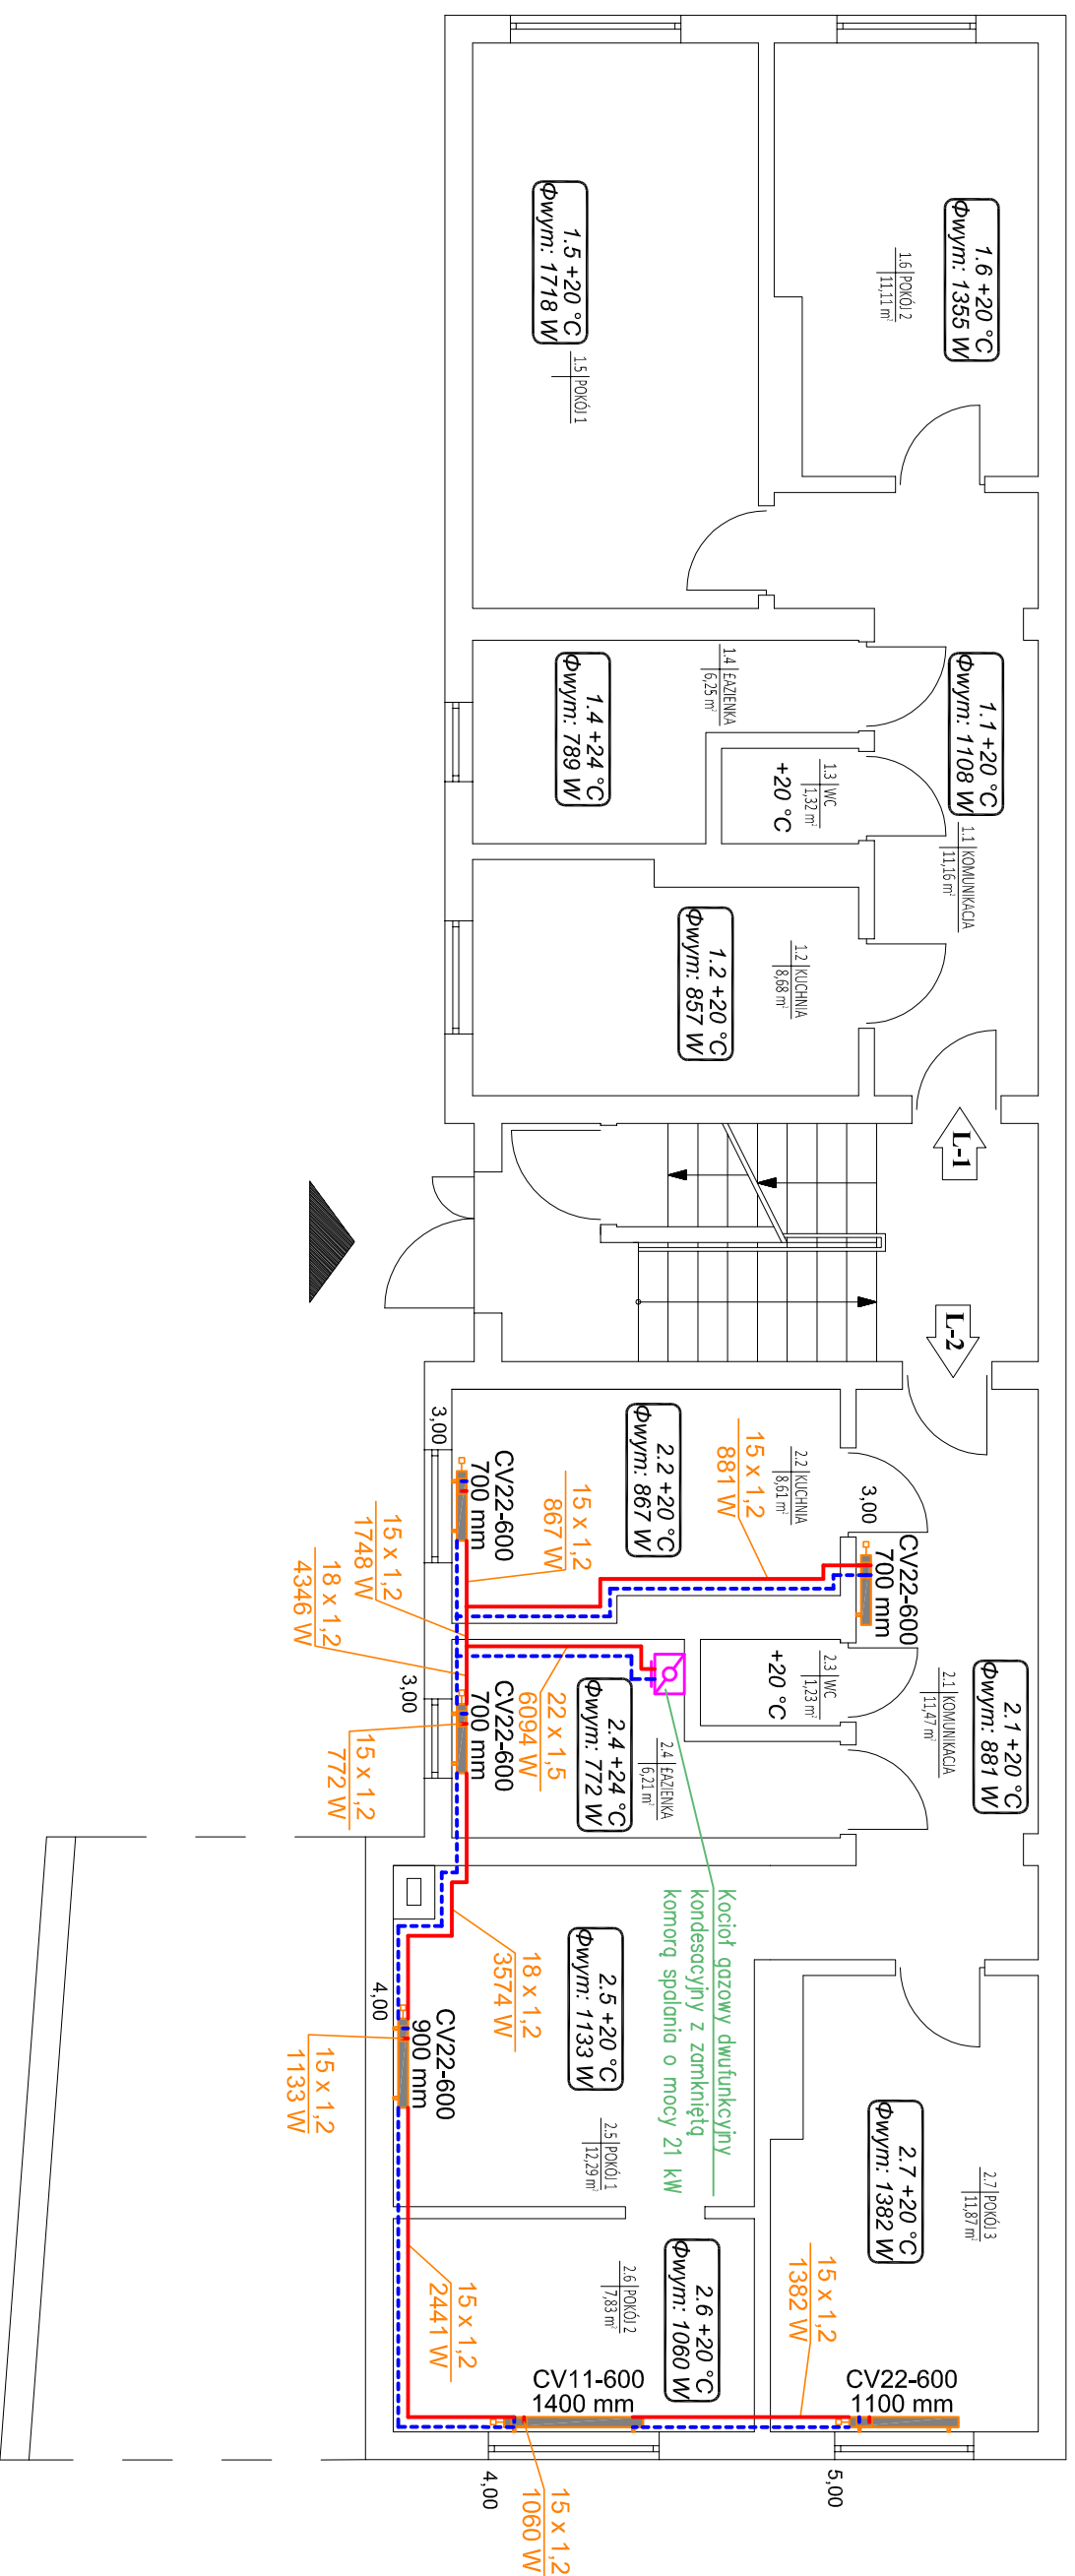

INWESTOR	Miejski Zakład Gospodarki Lokalami		
BRANŻA	OBIEKT	Przebudowa budynku mieszkalnego - wielorodzinnego	SKALA
S	ADRES	ul. Obrońców Warszawy 35, 77-400 Złotów	1:75
DATA	TREŚĆ	Wewnętrzna instalacja centralnego ogrzewania	NR RYS 1
04.2024	RYСУNKU		
PROJEKTOWAŁ	OPRACOWAŁ	OPRACOWAŁ	SPRAWDZIŁ
mgr inż. Matgorzata Fertata		mgr inż. Przemysław Fertata	
Spec. instalacyjno-inżynierska w zakresie instalacji sanitarnych Nr upr. UAN-8345/1360/89			

RZUT PARTERU