


Wewnętrzna instalacja centralnego ogrzewania

Skala 1:50

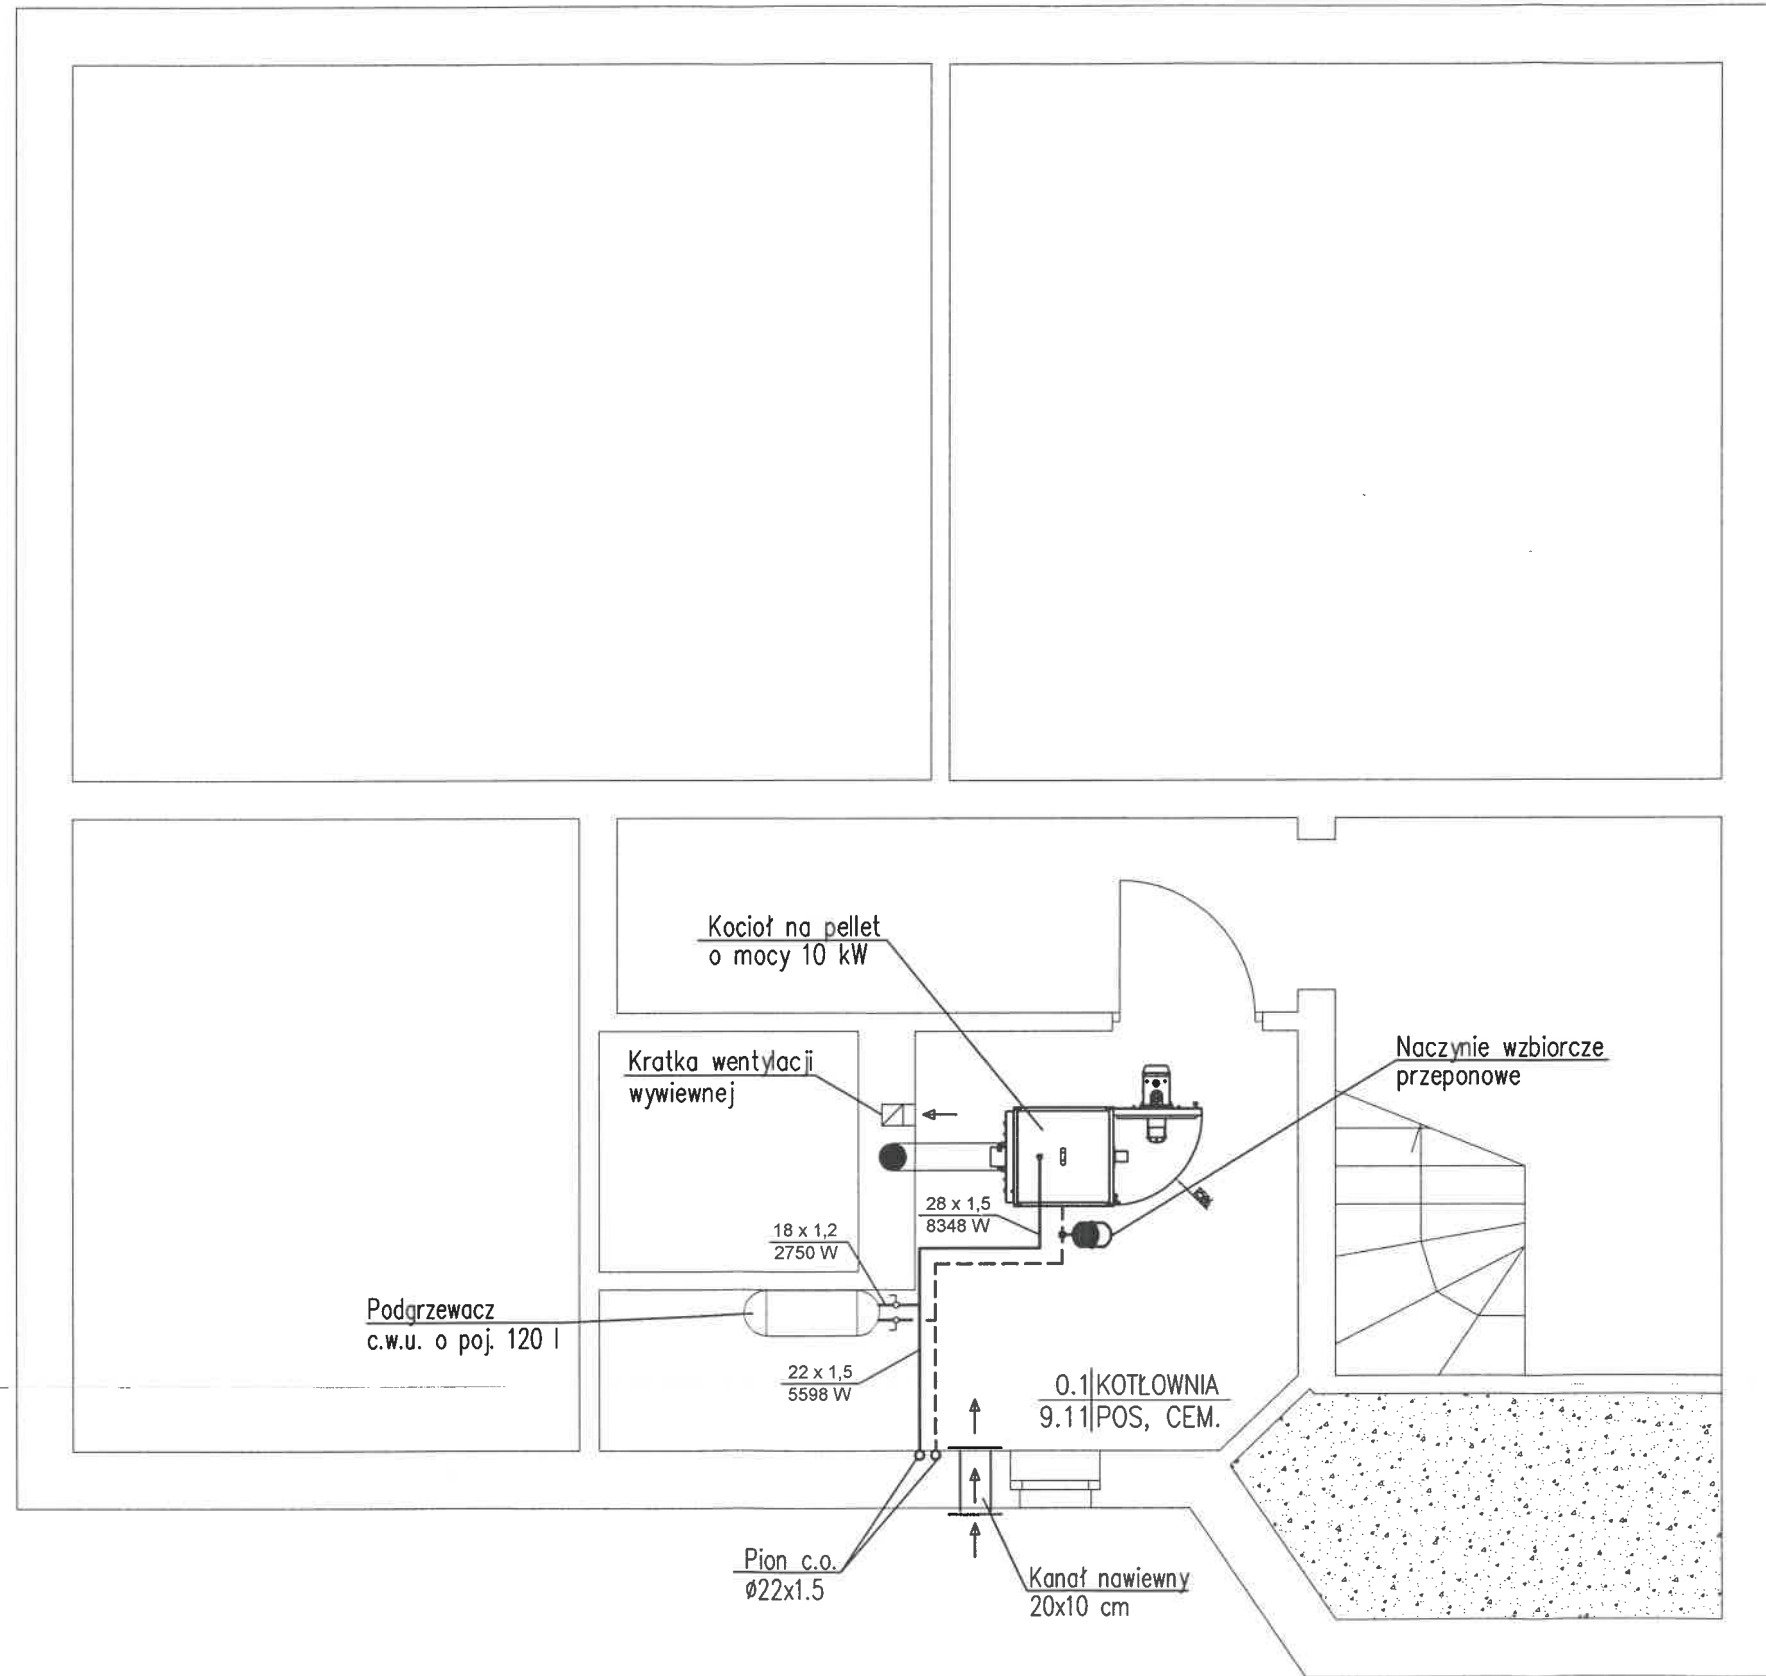

INWESTOR	Miejski Zakład Gospodarki Lokalami		
BRANŻA S	OBIEKT	Przebudowa budynku	SKALA
	ADRES	ul. Grochowskiego 2/1, 77-400 Złotów	1:50
DATA 06.2024	TREŚĆ RYSUNKU	Wewnętrzna instalacja centralnego ogrzewania	NR RYS 3
PROJEKTOWAŁ mgr inż. Matgorzata Fertata	OPRACOWAŁ	OPRACOWAŁ mgr inż. Przemysław Fertata	SPRAWDZIŁ
Spec. instalacyjno-inżynierska w zakresie instalacji sanitarnych Nr upr. UAN-8345/1360/89		mgr inż. Przemysław Fertata w specjalności Inżynierii Środowiska w zakresie zapewnienia w ciepło klimatyzacji i ochrony powietrza	
Uprawniony Projektant w zakresie sieci i instalacji sanitarnych Nr Upr. CP-7862/181/94 § 2 ust.1 pkt 1, § 4 ust.1 pkt 1, § 13 ust.1 pkt 4, Nr Upr. 114N.0945.45.090.19.001.001			

RZUT PIWNIC

— 18 —