


Wewnętrzna instalacja centralnego ogrzewania

Skala 1:75

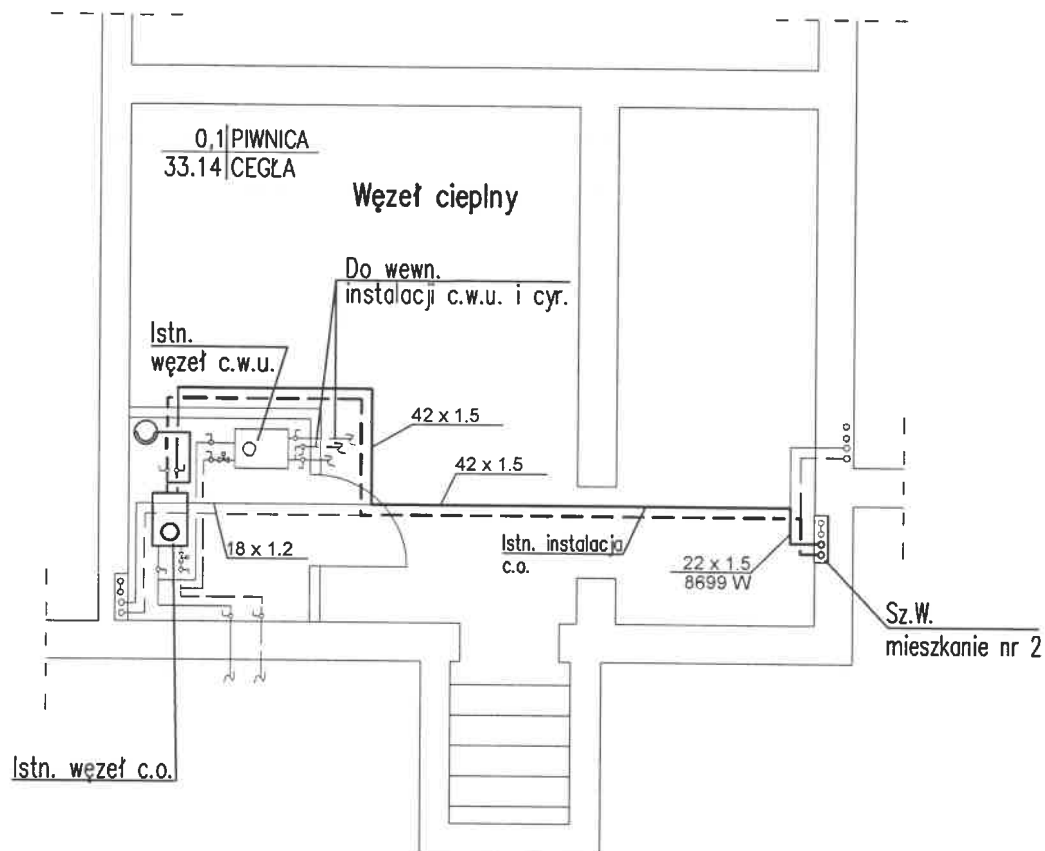


Szczegóły:

Wodomierz JS
c.w.u. Ø15

Ciepłomierz Ø15

Sz. W. – Szafka wnękowa
typ RZ 800x500x160mm
na ciepłomierz oraz wodomierz c.w.u.

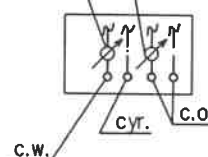

Rzut piwnic

INWESTOR	Miejski Zakład Gospodarki Lokalami		
BRANŻA S	OBIEKT	Przebudowa mieszkania nr 2 w budynku wielorodzinnym	SKALA
	ADRES	Złotów ul. Aleja Piasta 13, mieszkanie nr 2	1:75
DATA 09.2025	TREŚĆ RYSUNKU	Wewnętrzna instalacja centralnego ogrzewania	NR RYS 1
PROJEKTOWAŁ mgr inż. Małgorzata Fertata		OPRACOWAŁ mgr inż. Przemysław Fertata	SPRAWDZIŁ
Spec. Instalacyjno-inżynierska w zakresie instalacji sanitarnych w zakresie pełnym Nr Upr. UAN-8345/1360/09-tata		mgr inż. Przemysław Fertata w specjalności Inżynierii Środowiska w zakresie Instalacji w ciepło, klimatyzacji i ochrony powietrza	
Uprawniony Projektant w zakresie: sieci i instalacji sanitarnych Nr Upr. GP-7142/1037/04 § 2 ust.1 pkt 1, § 4 ust. 2, 5, § 11 ust. 1 pkt 4, a Nr Upr. UAN-8345/1360/09-§ 13 ust. 1 pkt 4, b			